
 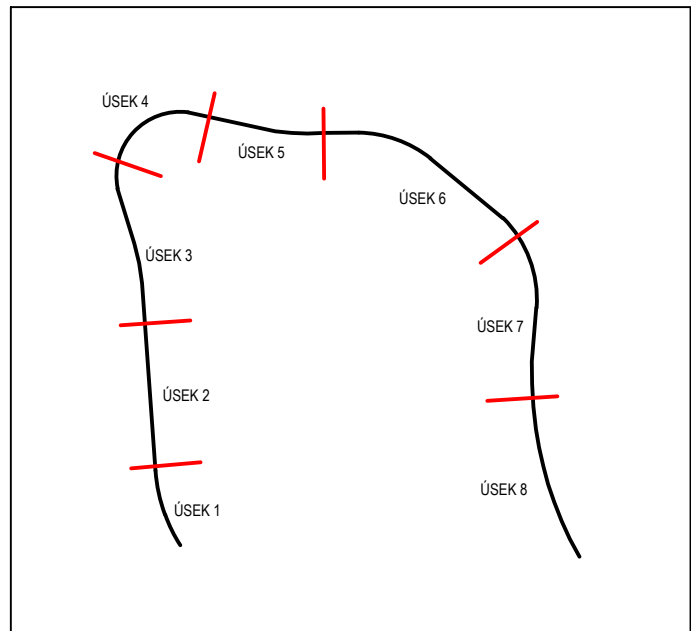


- LEGENDA SO 431 - VO
- NOVÝ STOŽÁR Snx
  - NOVÝ STOŽÁR Spx - přechodový
  - STÁVAJÍCÍ STOŽÁR
  - RUŠENÝ STOŽÁR
  - NOVÉ VEDENÍ VO
  - STÁVAJÍCÍ VEDENÍ VO
  - RUŠENÉ VEDENÍ VO




ČÍSLO REVIZE:	POPIS ZMĚNY / ODŮVODNĚNÍ:	DATUM:

# ČÁST D

## SO 431

SOUŘADNICOVÝ SYSTÉM S-JTSK, VÝŠKOVÝ SYSTÉM Bpv



Město Ústí nad Labem

Statutární město Ústí nad Labem  
Velká Hradební 2336/8  
401 00 Ústí nad Labem  
IČ: 00081531

ZHOTOVITEL:



ADVISIA, s.r.o.  
Pernerova 659/31a  
Praha 8 - Karlín, 186 00  
www.advisia.cz, +420 730 190 190

NAVŘHL / VYPRACOVAL:

ZODPOVĚDNÝ PROJEKTANT:  
Ing. Miroslav Větrovský

TECHNICKÁ KONTROLA:

HLAVNÍ INŽENÝR PROJEKTU:  
Ing. Tereza Škorpiťová

PODZHOTOVITEL:



PLANCON PRAHA, s.r.o.  
Kotlářova 644/10a  
Praha 8 - Karlín, 186 00

NAVŘHL / VYPRACOVAL:

Daniel Chalupník

ZODPOVĚDNÝ PROJEKTANT:  
Ing. Petr Krupička

TECHNICKÁ KONTROLA:  
Ing. Petr Krupička

ZAK. Č. KOOPERANTA: 21\_007

AKCE: <b>Mezní ulice - rekonstrukce komunikace</b>		ČÍSLO ZAKÁZKY: 20_052-A
ČÍSLO OBJEKTU: <b>SO 431</b>		DATUM: 10/2020
NÁZEV OBJEKTU: <b>Veřejné osvětlení</b>		FORMÁT: 5 x A4
ČÍSLO PŘÍLOHY: <b>02.3</b>		MĚŘÍTKO: 1:500
NÁZEV PŘÍLOHY: <b>Situace - úsek 3</b>		REVIZE: <b>00</b>
		STUPEŇ PD: PARÉ:
		<b>DUR + DSP</b>