
 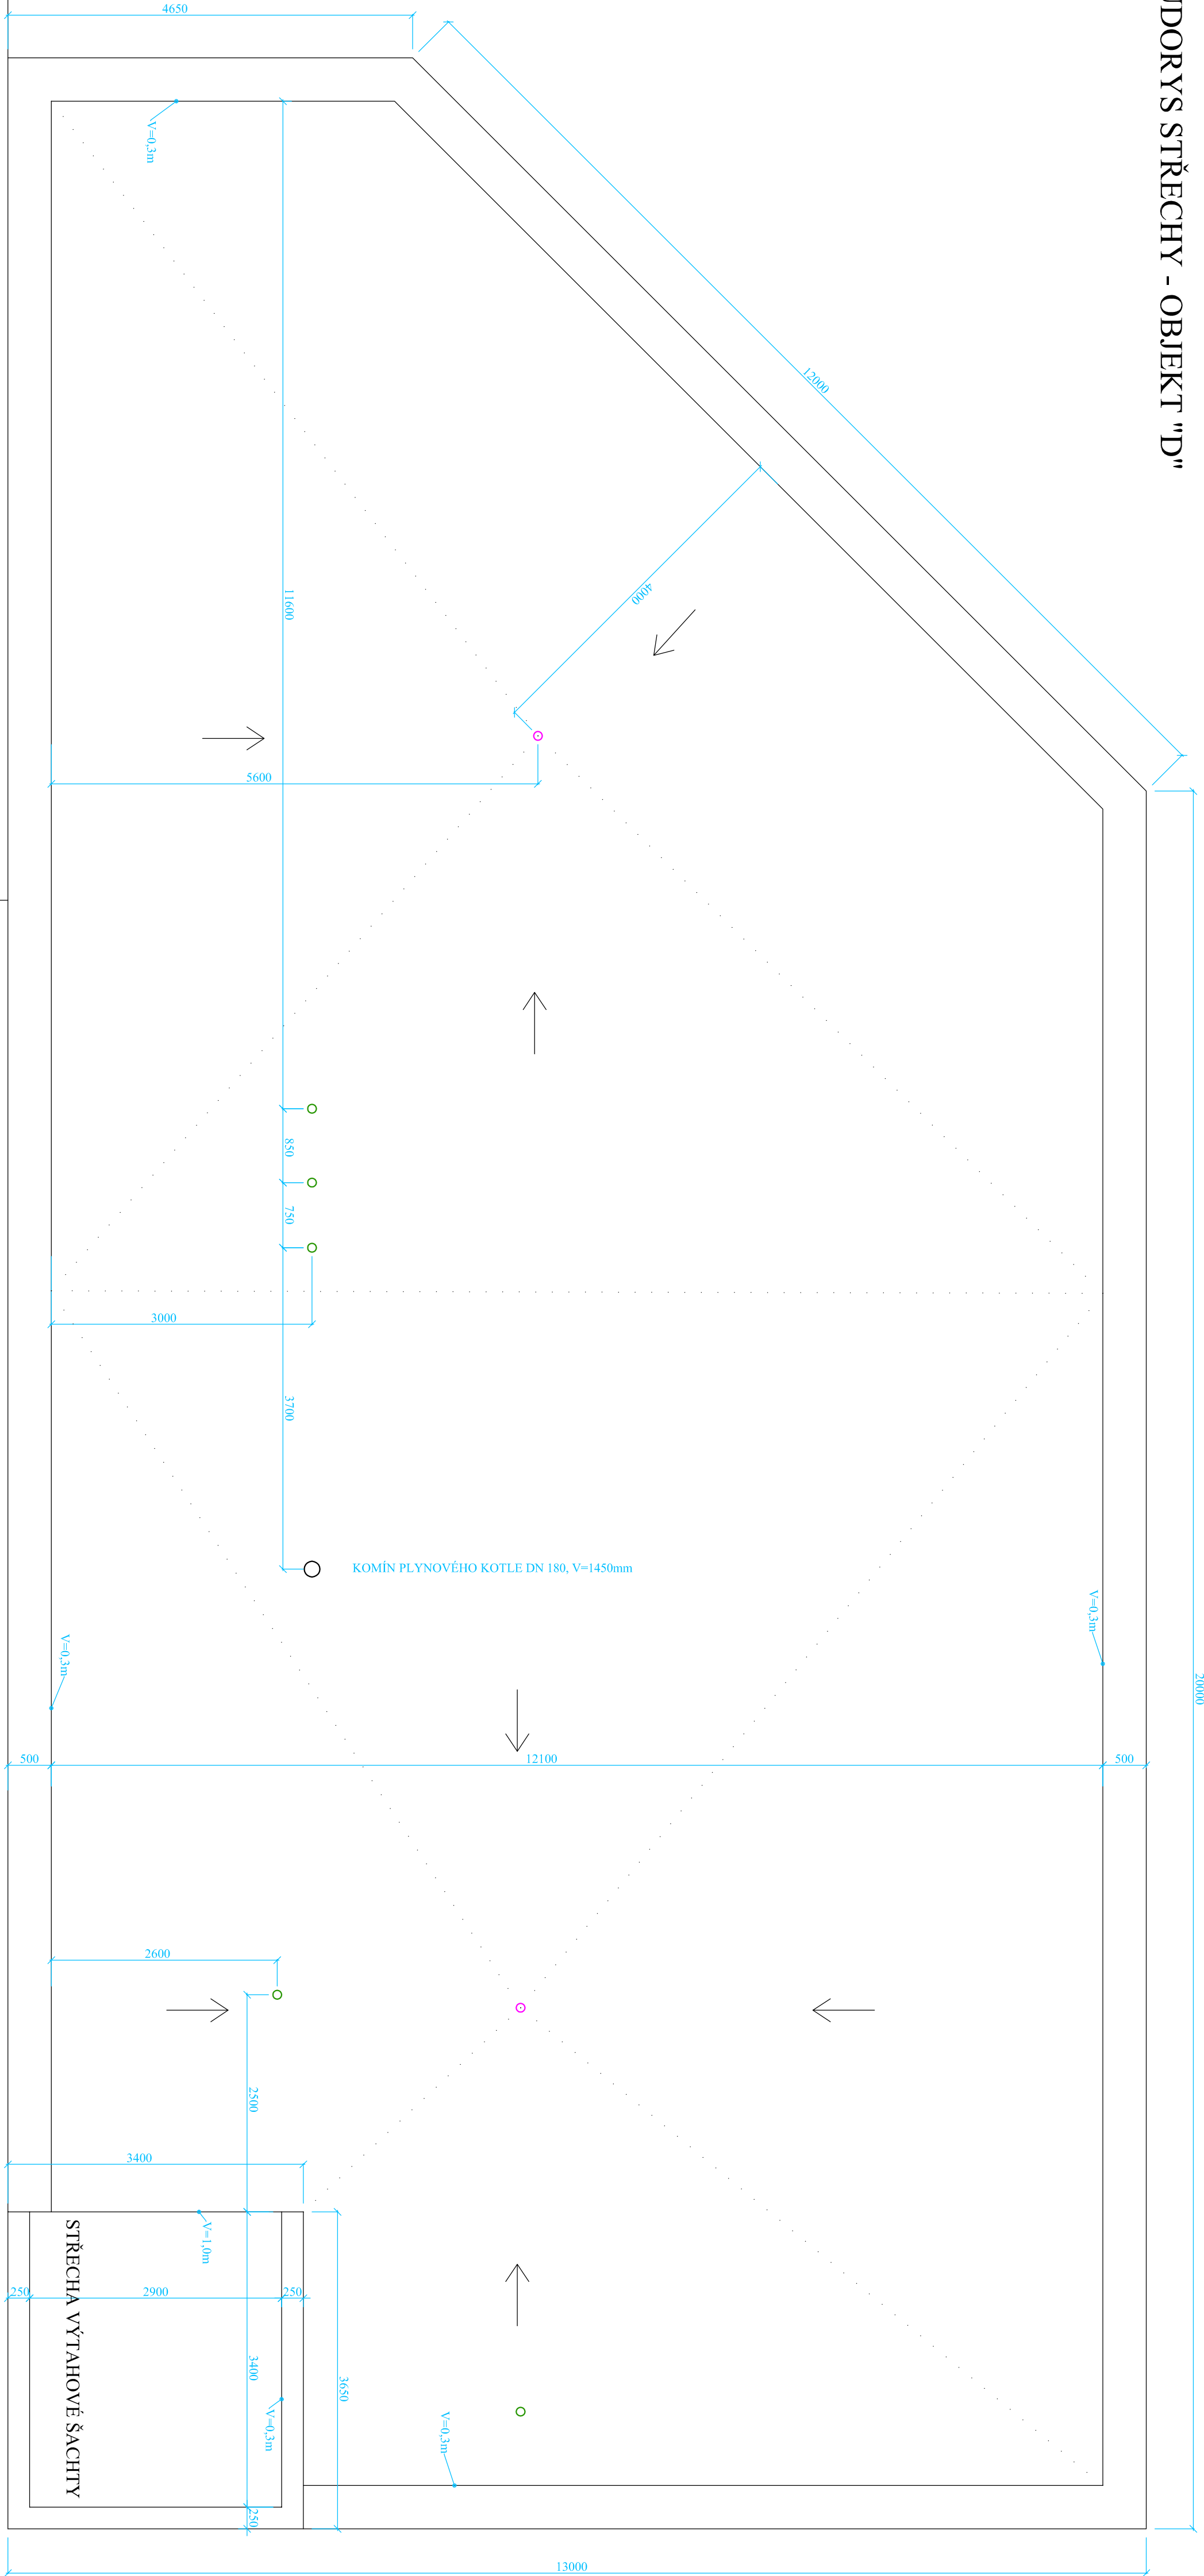


# PŮDORYS STŘECHY - OBJEKT "D"



- - STŘEŠNÍ VPUSTI DN100
- - ODVĚTRÁVACÍ KOMÍNKY DN 100 V=300-500mm
- - KOMÍN PLYNOVÉHO KOTLE

Zodp. proj.: Ing. J. Zapletal	Kreslil: V. Hamala, Ing. J. Bábek ml.
Vypracoval: Ing. J. Zapletal	Datum: 02/2016
Obec: Velké Březno	Kraj: Ústecký
Investor: DPS Velké Březno, Klášteří 2, 403 23 Velké Březno	
<b>DOMOV PRO SENIORY VELKÉ BŘEZNO ZAMĚŘENÍ SKUTEČNÉHO STAVU</b>	
<b>OBJEKT "D" - PŮDORYS STŘECHY</b>	<b>Ing. Jiří Zapletal Ústecká 230 403 39 Chlumec</b>
Formát: 4x A4	Účel: PÁSPORT
Arch.č.: 502/2016	Výhotovení:
Zak.č.: 502/2016	
Měřítko: 1:50	Č. přílohy: D4

# STŘECHA - OBJEKT "C"

## OBJEKT "D" - PŮDORYS STŘECHY

C. přílohy:

Priority:

Ing. Jiří Zapletal

230

## Discussion

Účel: PASPo

**Vyhotovení :**

2  
 3  
 4  
 5

0:primary:

5