


PŮDORYS WC CHLAPCI - stáv. stav

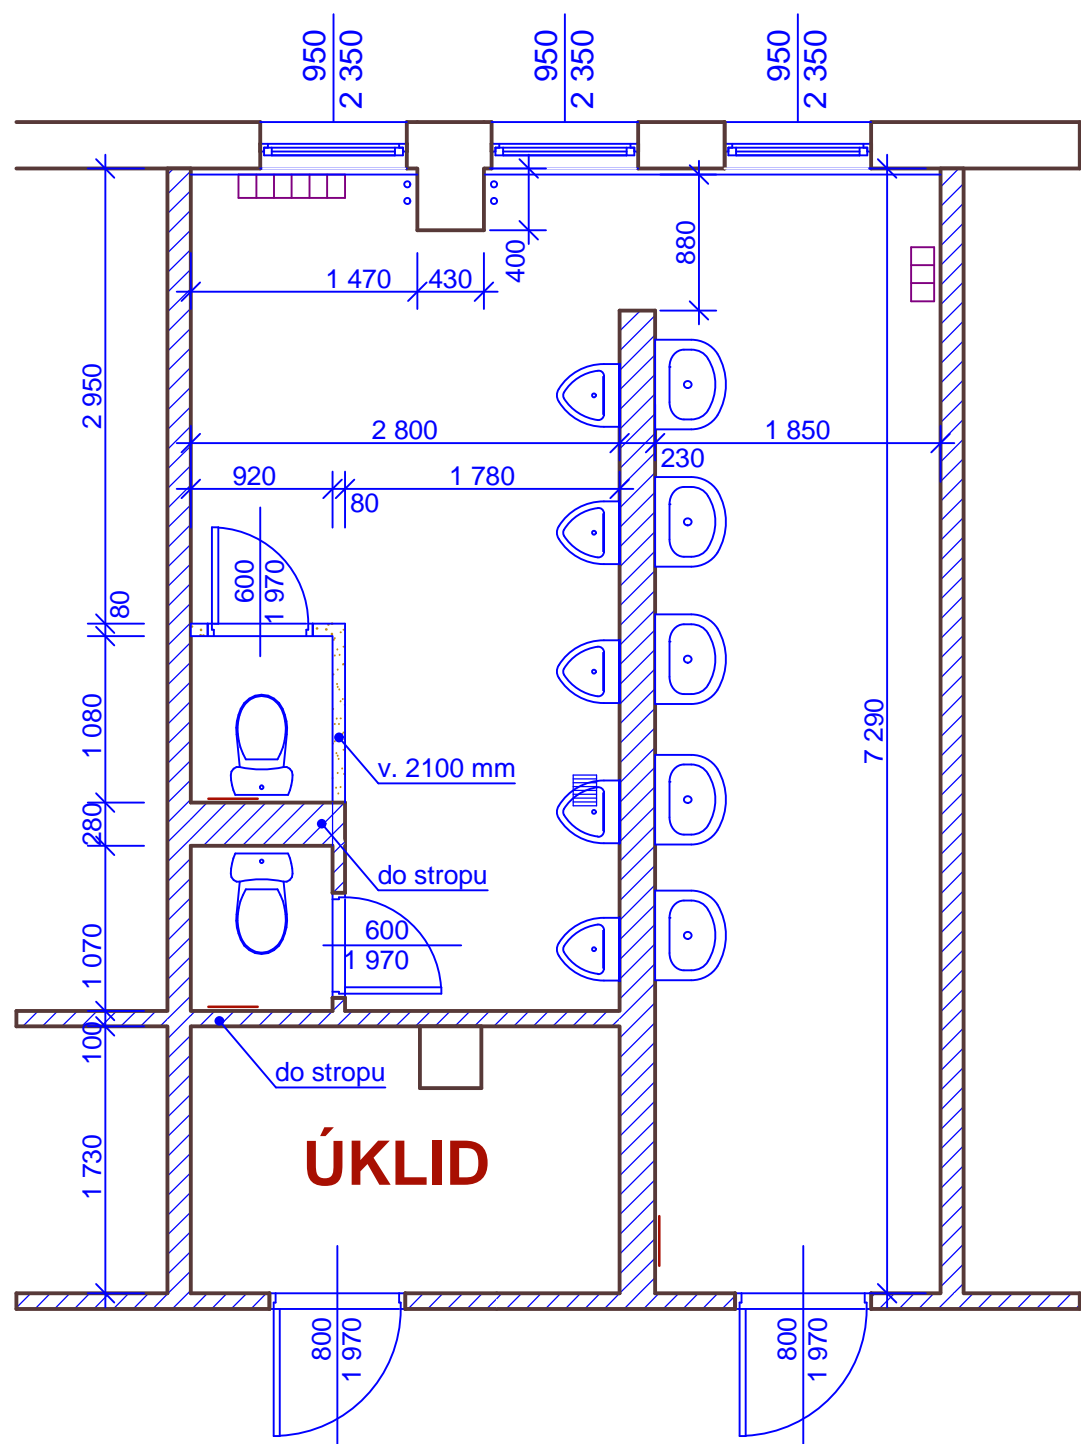

WC CHLAPCI
28,20 m²
KERAMICKÉ DLAŽBY
KER. OBKLADY V. 1500
SV.V. MÍSTNOSTI 3250 mm

LEGENDA MATERIÁLŮ

- Původní zděné konstrukce (cihelné tvárnicové zdivo)
- Původní ŽB skelet MS-71 a obvodový plášť
- Bourané konstrukce

Ved.atelieru	Ing.Petr BANDAS	PROJEKCE A INŽENÝRING IČO 499 21 461 Purkyňova 43 400 03 Ústí n.L. Mobil:+420603 152827 E-mail: bastajunior @ volny.cz Dat. schr.: r7624k5
Projektant	Ing.Petr BANDAS	
Místo stavby	3.NP, ZŠ Ústí nad Labem, Vinařská 1016/6	
Stavebník	ZŠ Ústí nad Labem, Vinařská 1016/6	
REKONSTRUKCE SOCIÁLNÍCH ZAŘÍZENÍ 3.NP, ZŠ Ústí nad Labem, Vinařská 1016/6		Datum prosinec 2019
WC CHLAPCI - stáv. stav		Stupeň jednostupňová PD
		Měřítko 1:50
		Č.v. D.1.2