


PŮDORYS 1.PP

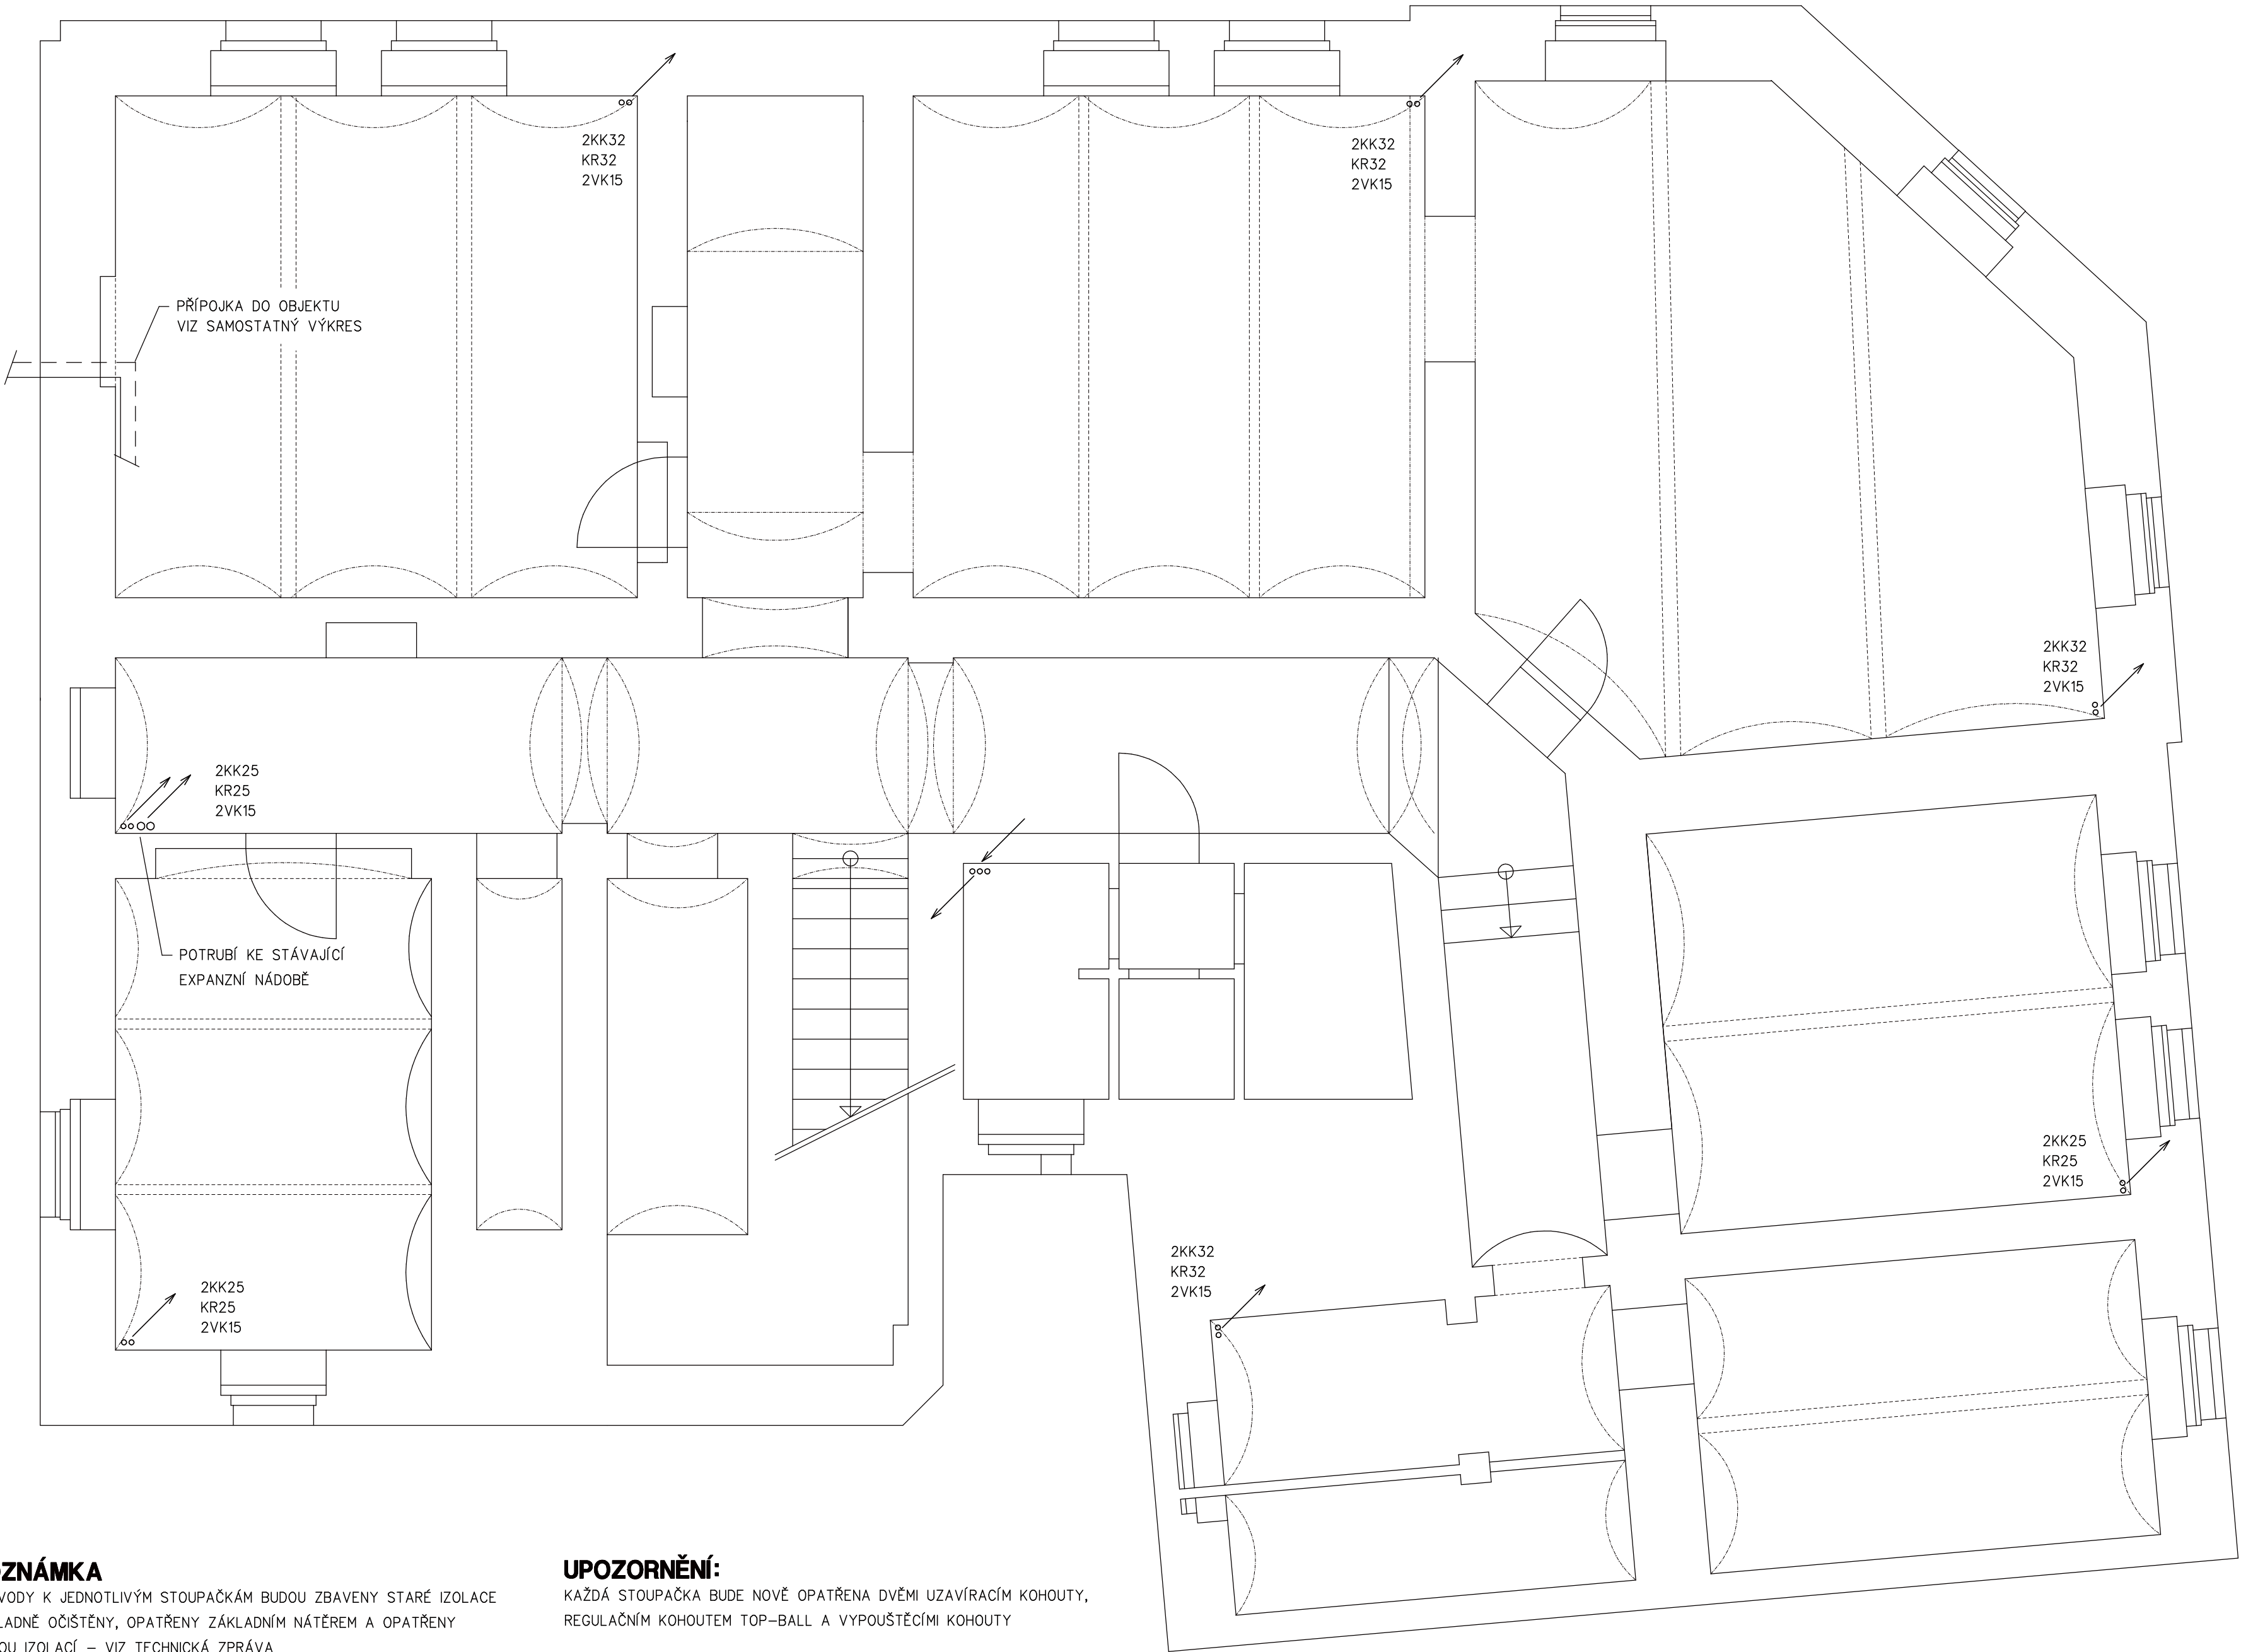


POZNÁMKA

ROZVODY K JEDNOTLIVÝM STOUPÁČKÁM BUDOU ZBAVENY STARÉ IZOLACE
DŮKLADNĚ OČIŠTĚNY, OPATŘENY ZÁKLADNÍM NÁTĚREM A OPATŘENY
NOVOU IZOLACÍ – VIZ TECHNICKÁ ZPRÁVA

UPOZORNĚNÍ:

KAŽDÁ STOUPÁČKA BUDE NOVĚ OPATŘENA DVĚMI UZAVÍRACÍM KOHOUTY,
REGULAČNÍM KOHOUTEM TOP-BALL A VYPOUŠTĚCÍMI KOHOUTY

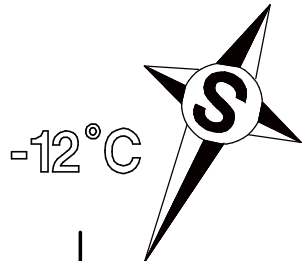

PAVEL KOPP projektant v oboru vytápění		AKCE	OBYTNÝ DŮM PROKOPA DIVIŠE 1605/5 ÚSTÍ NAD LABEM		PD AUTORIZOVAL JAN BRÍZA		
Palackého 1652/16, 412 01 Litoměřice					VYPRACOVAL PAVEL KOPP		
OBJEDNATEL MĚSTSKÉ SLUŽBY ÚSTÍ N/L PANSKÁ 1700/23 ÚSTÍ N/L		PROFESE	TECHNIKA PROSTŘEDÍ STAVEB VYTÁPĚNÍ SCHEMA, PŮDORYS 1PP		MĚŘÍTKO 1:50	ÚČEL DPS	Č. v. V1
					DATUM 01/2016	ČÁST D.14.	