


PŮDORYS 1.NP

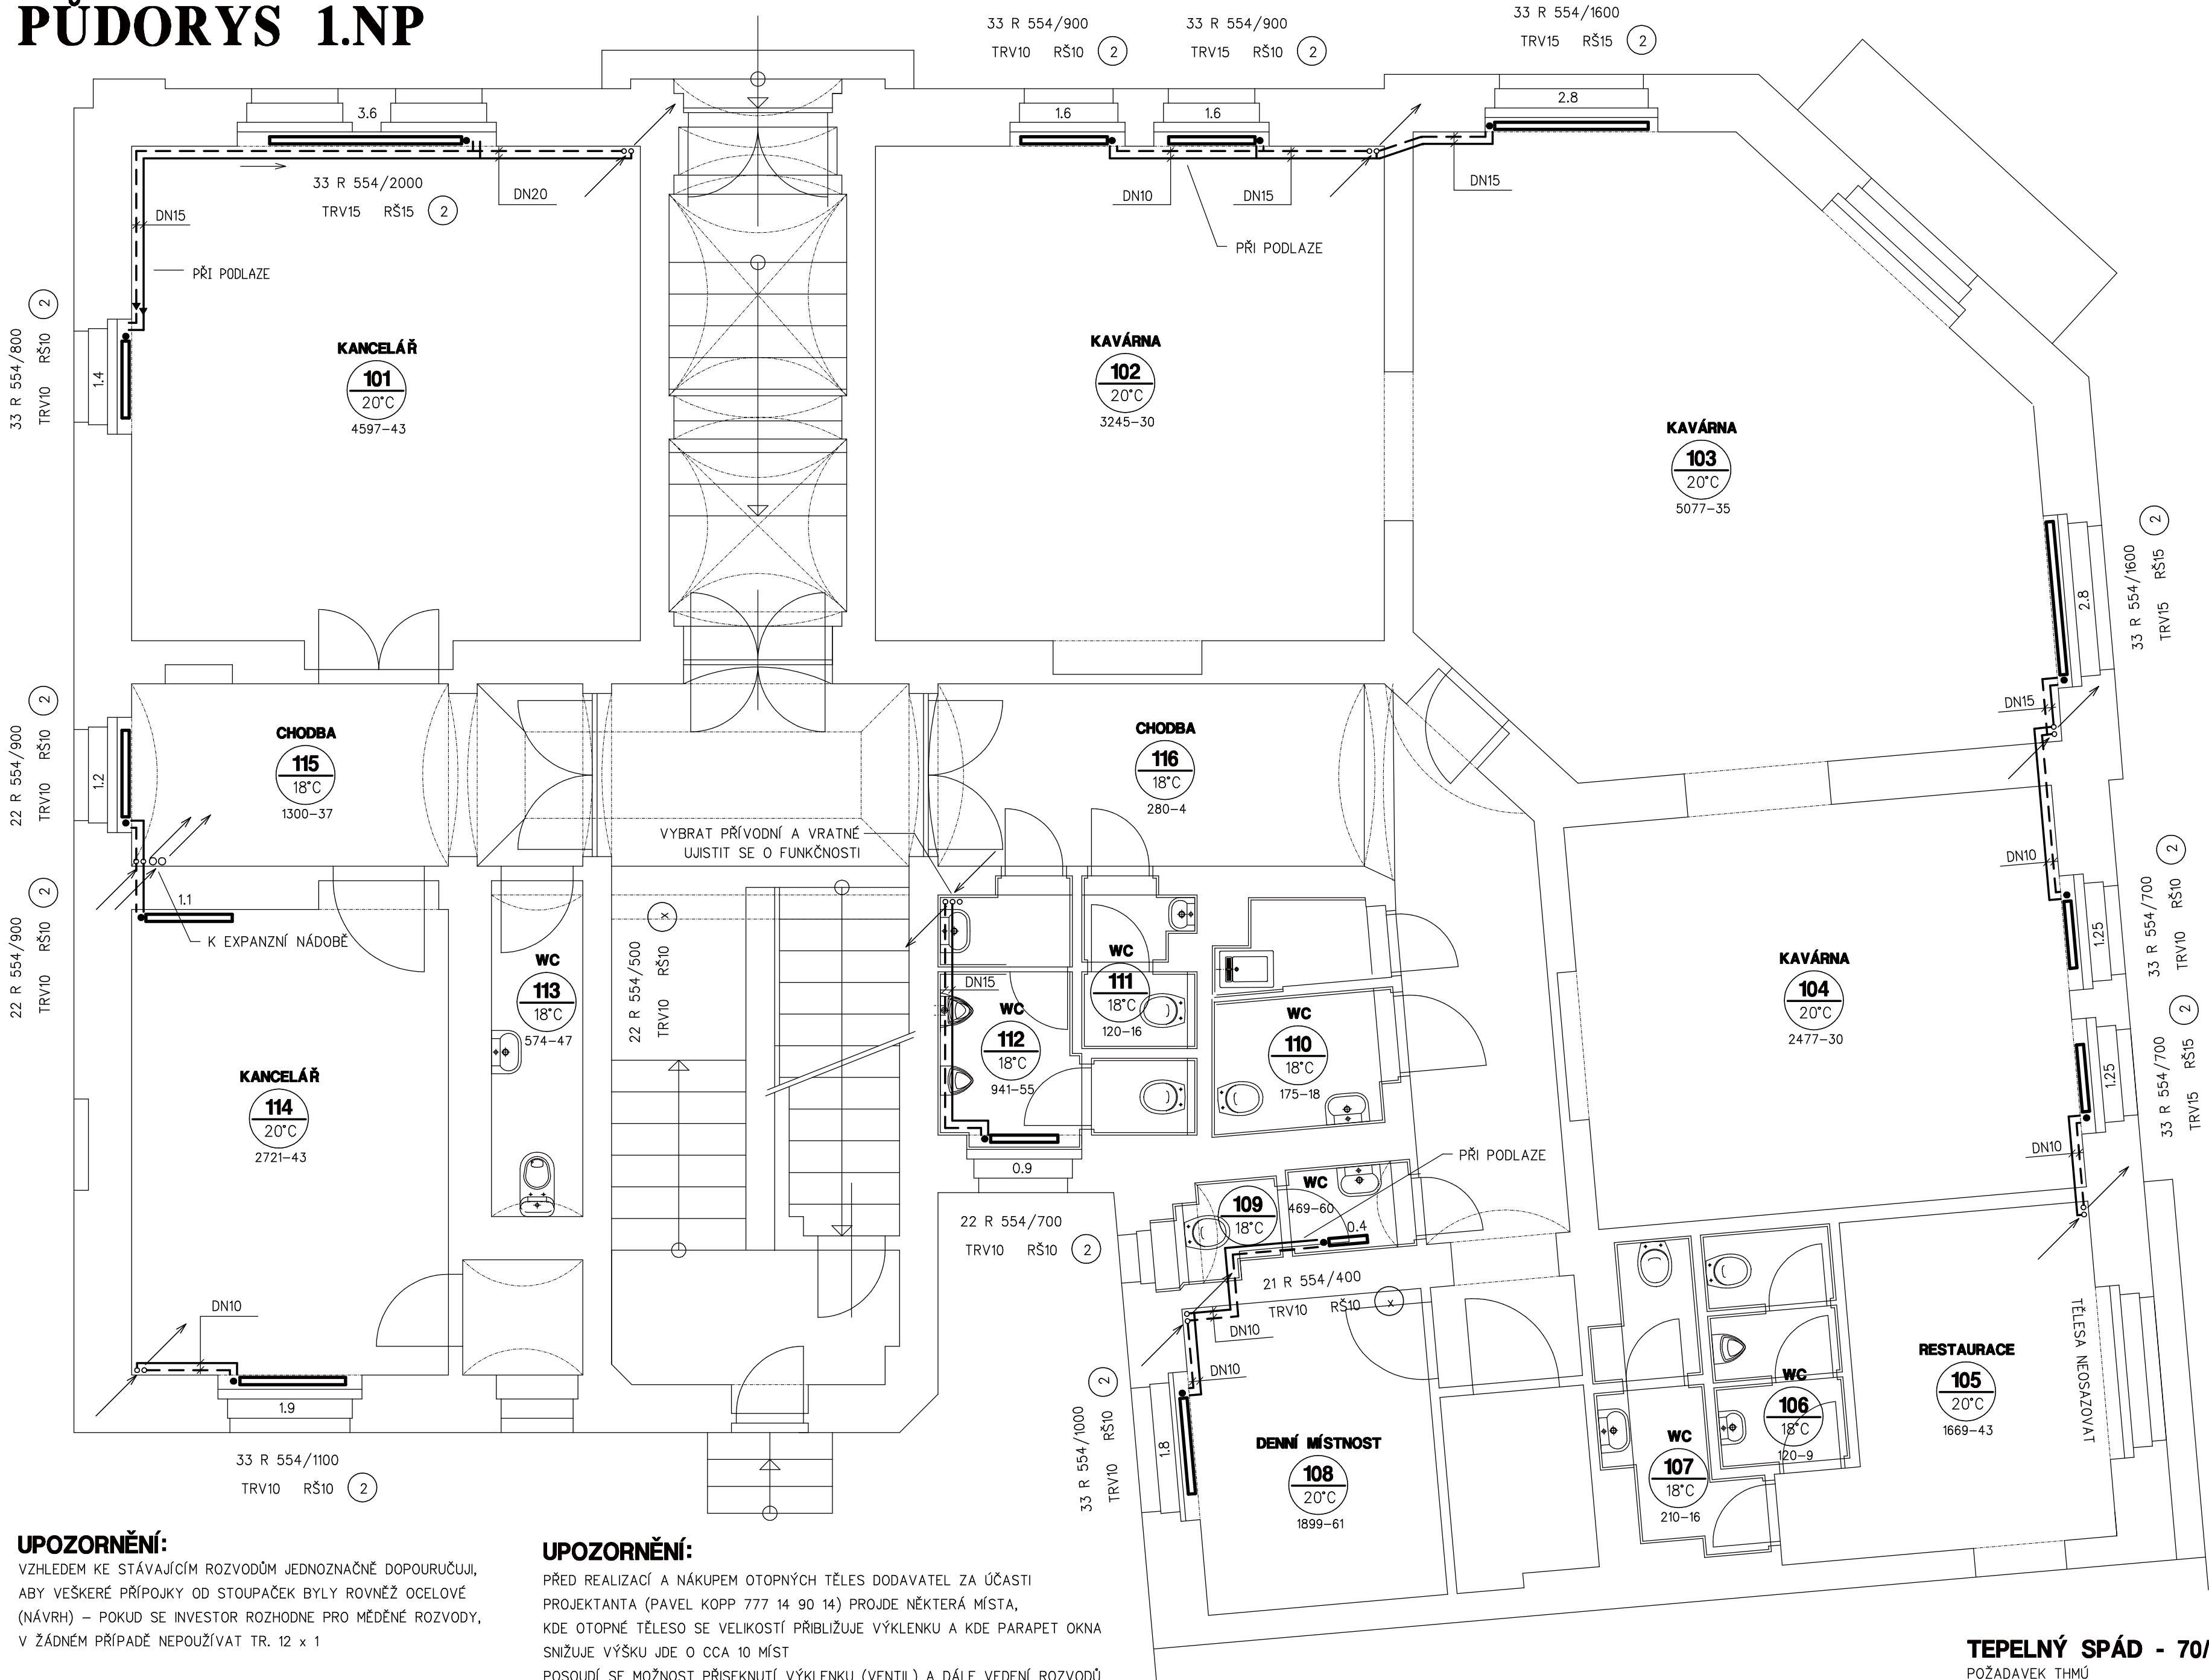

UPOZORNĚNÍ:
VZHLEDEM KE STÁVAJÍCÍM ROZVODŮM JEDNOZNAČNĚ DOPOURUČUJI, ABY VEŠKERÉ PŘÍPOJKY OD STOUPAČEK BYLY ROVNĚŽ OCELOVÉ (NÁVRH) – POKUD SE INVEŠTOR ROZHODNE PRO MĚDĚNÉ ROZVODY, V ŽÁDNÉM PŘÍPADĚ NEPOUŽÍVAT TR. 12 x 1


VENTILY BUDOU SEŘÍZENY DLE PROJEKTU A HLAVICE BUDOU ZAARETOVÁNY NA POŽADOVANÉ TEPLOTY (KANCELÁŘE 22°C)

DO NĚKTERÝCH PROSTOR NEBYL UMOŽNĚN PŘÍSTUP (211,311 ATD.)

UPOZORNĚNÍ:
PŘED REALIZACÍ A NÁKUPEM OTOPNÝCH TĚLES DODAVATEL ZA ÚČASTI PROJEKTANTA (PAVEL KOPP 777 14 90 14) PROUDE NĚKTERÁ MÍSTA, KDE OTOPNÉ TĚLO SE VELIKOSTÍ PŘIBLIŽUJE VÝKLENKU A KDE PARAPET OKNA SNIŽUJE VÝŠKU JDE O CCA 10 MÍST POSODÍ SE MOŽNOST PŘÍSEKNUTÍ VÝKLENKU (VENTIL) A DÁLE VEDENÍ ROZVODŮ POD TĚLESEM

ROZVODY SPRÁVNĚ VYSPÁDOVAT (ODVZDUŠNĚNÍ, VYPOUŠTĚNÍ)
ROZVODY – VŠUDE DŮSLEDNĚ KOPÍROVAT VÝKLENKY
ODVZDUŠŇOVACÍ VENTILY JSOU SOUČÁSTÍ TĚLES

STOUPAČKY A LEŽATÉ ROZVODY VE SKLEPĚ ZŮSTANOU STÁVAJÍCÍ
VEŠKERÉ PŘÍPOJKY BUDOU NOVÉ

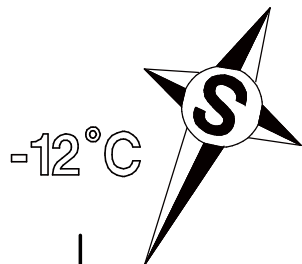

TEPELNÝ SPÁD - 70/55°C
POŽADAVEK THMÚ

PAVEL KOPP projektant v oboru vytápění Palackého 1652/16, 412 01 Litoměřice OBJEDNATEL MĚSTSKÉ SLUŽBY ÚSTÍ N/L PANSKÁ 1700/23 ÚSTÍ N/L	AKCE OBYTNÝ DŮM PROKOPA DIVÍŠE 1605/5 ÚSTÍ NAD LABEM	PD AUTORIZOVAL JAN BRÍZA	
		VYPRACOVAL PAVEL KOPP	
PROFESE TECHNIKA PROSTŘEDÍ STAVEB VYTÁPĚNÍ PŮDORYS 1.NP	MĚŘÍTKO 1:50	ÚČEL DPS	Č. V. V2
		DATUM 01/2016	ČÁST D.14.