
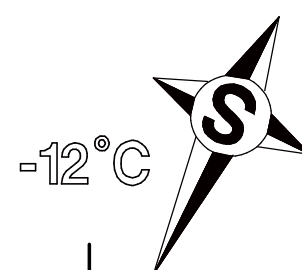


PŮDORYS 2.NP

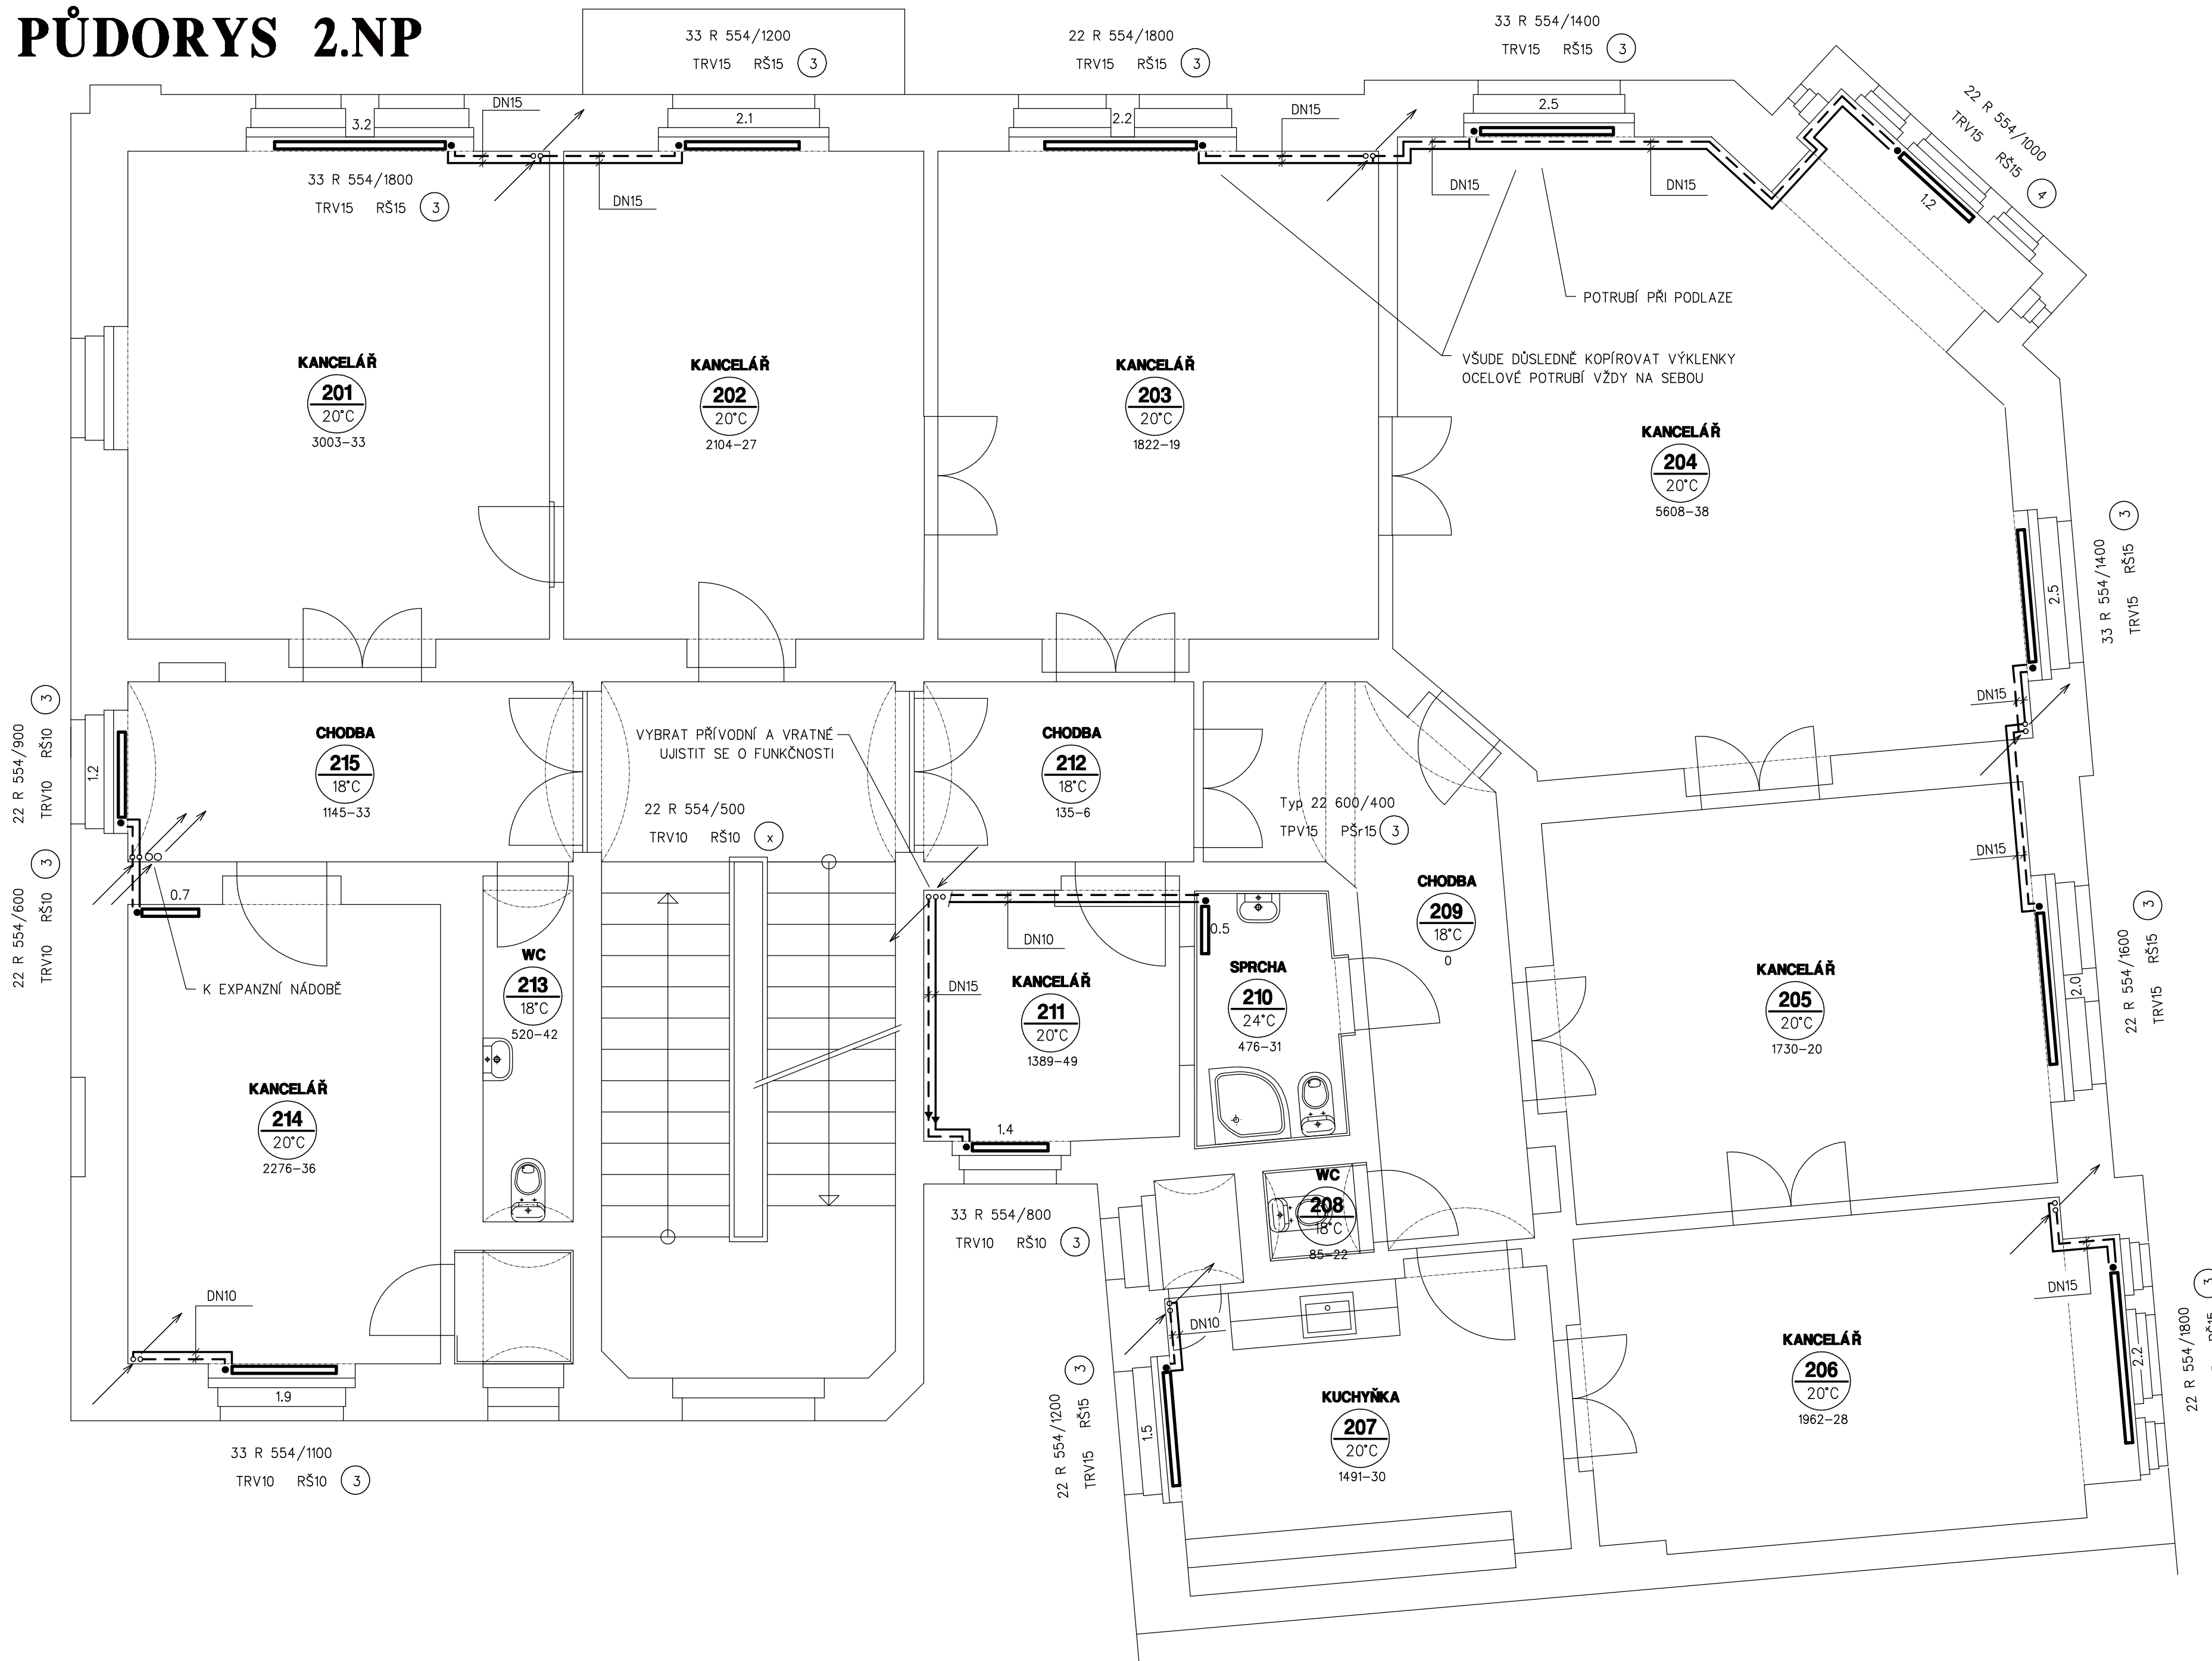

PAVEL KOPP projektant v oboru vytápění Palackého 1652/16, 412 01 Litoměřice	AKCE	OBYTNÝ DŮM PROKOPA DIVÍŠE 1605/5 ÚSTÍ NAD LABEM	PD AUTORIZOVAL JAN BRÍZA	
	PROFESE	TECHNIKA PROSTŘEDÍ STAVEB VYTÁPĚNÍ PŮDORYS 2NP	VYPRACOVAL PAVEL KOPP MĚŘÍTKO 1:50 DATUM 01/2016	ÚČEL DPS ČÁST D.14
OBJEDNATEL MĚSTSKÉ SLUŽBY ÚSTÍ N/L PÁNSKÁ 1700/23 ÚSTÍ N/L			Č. v. V3	