
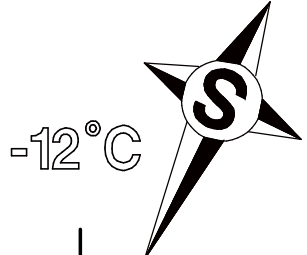


PŮDORYS 3.NP

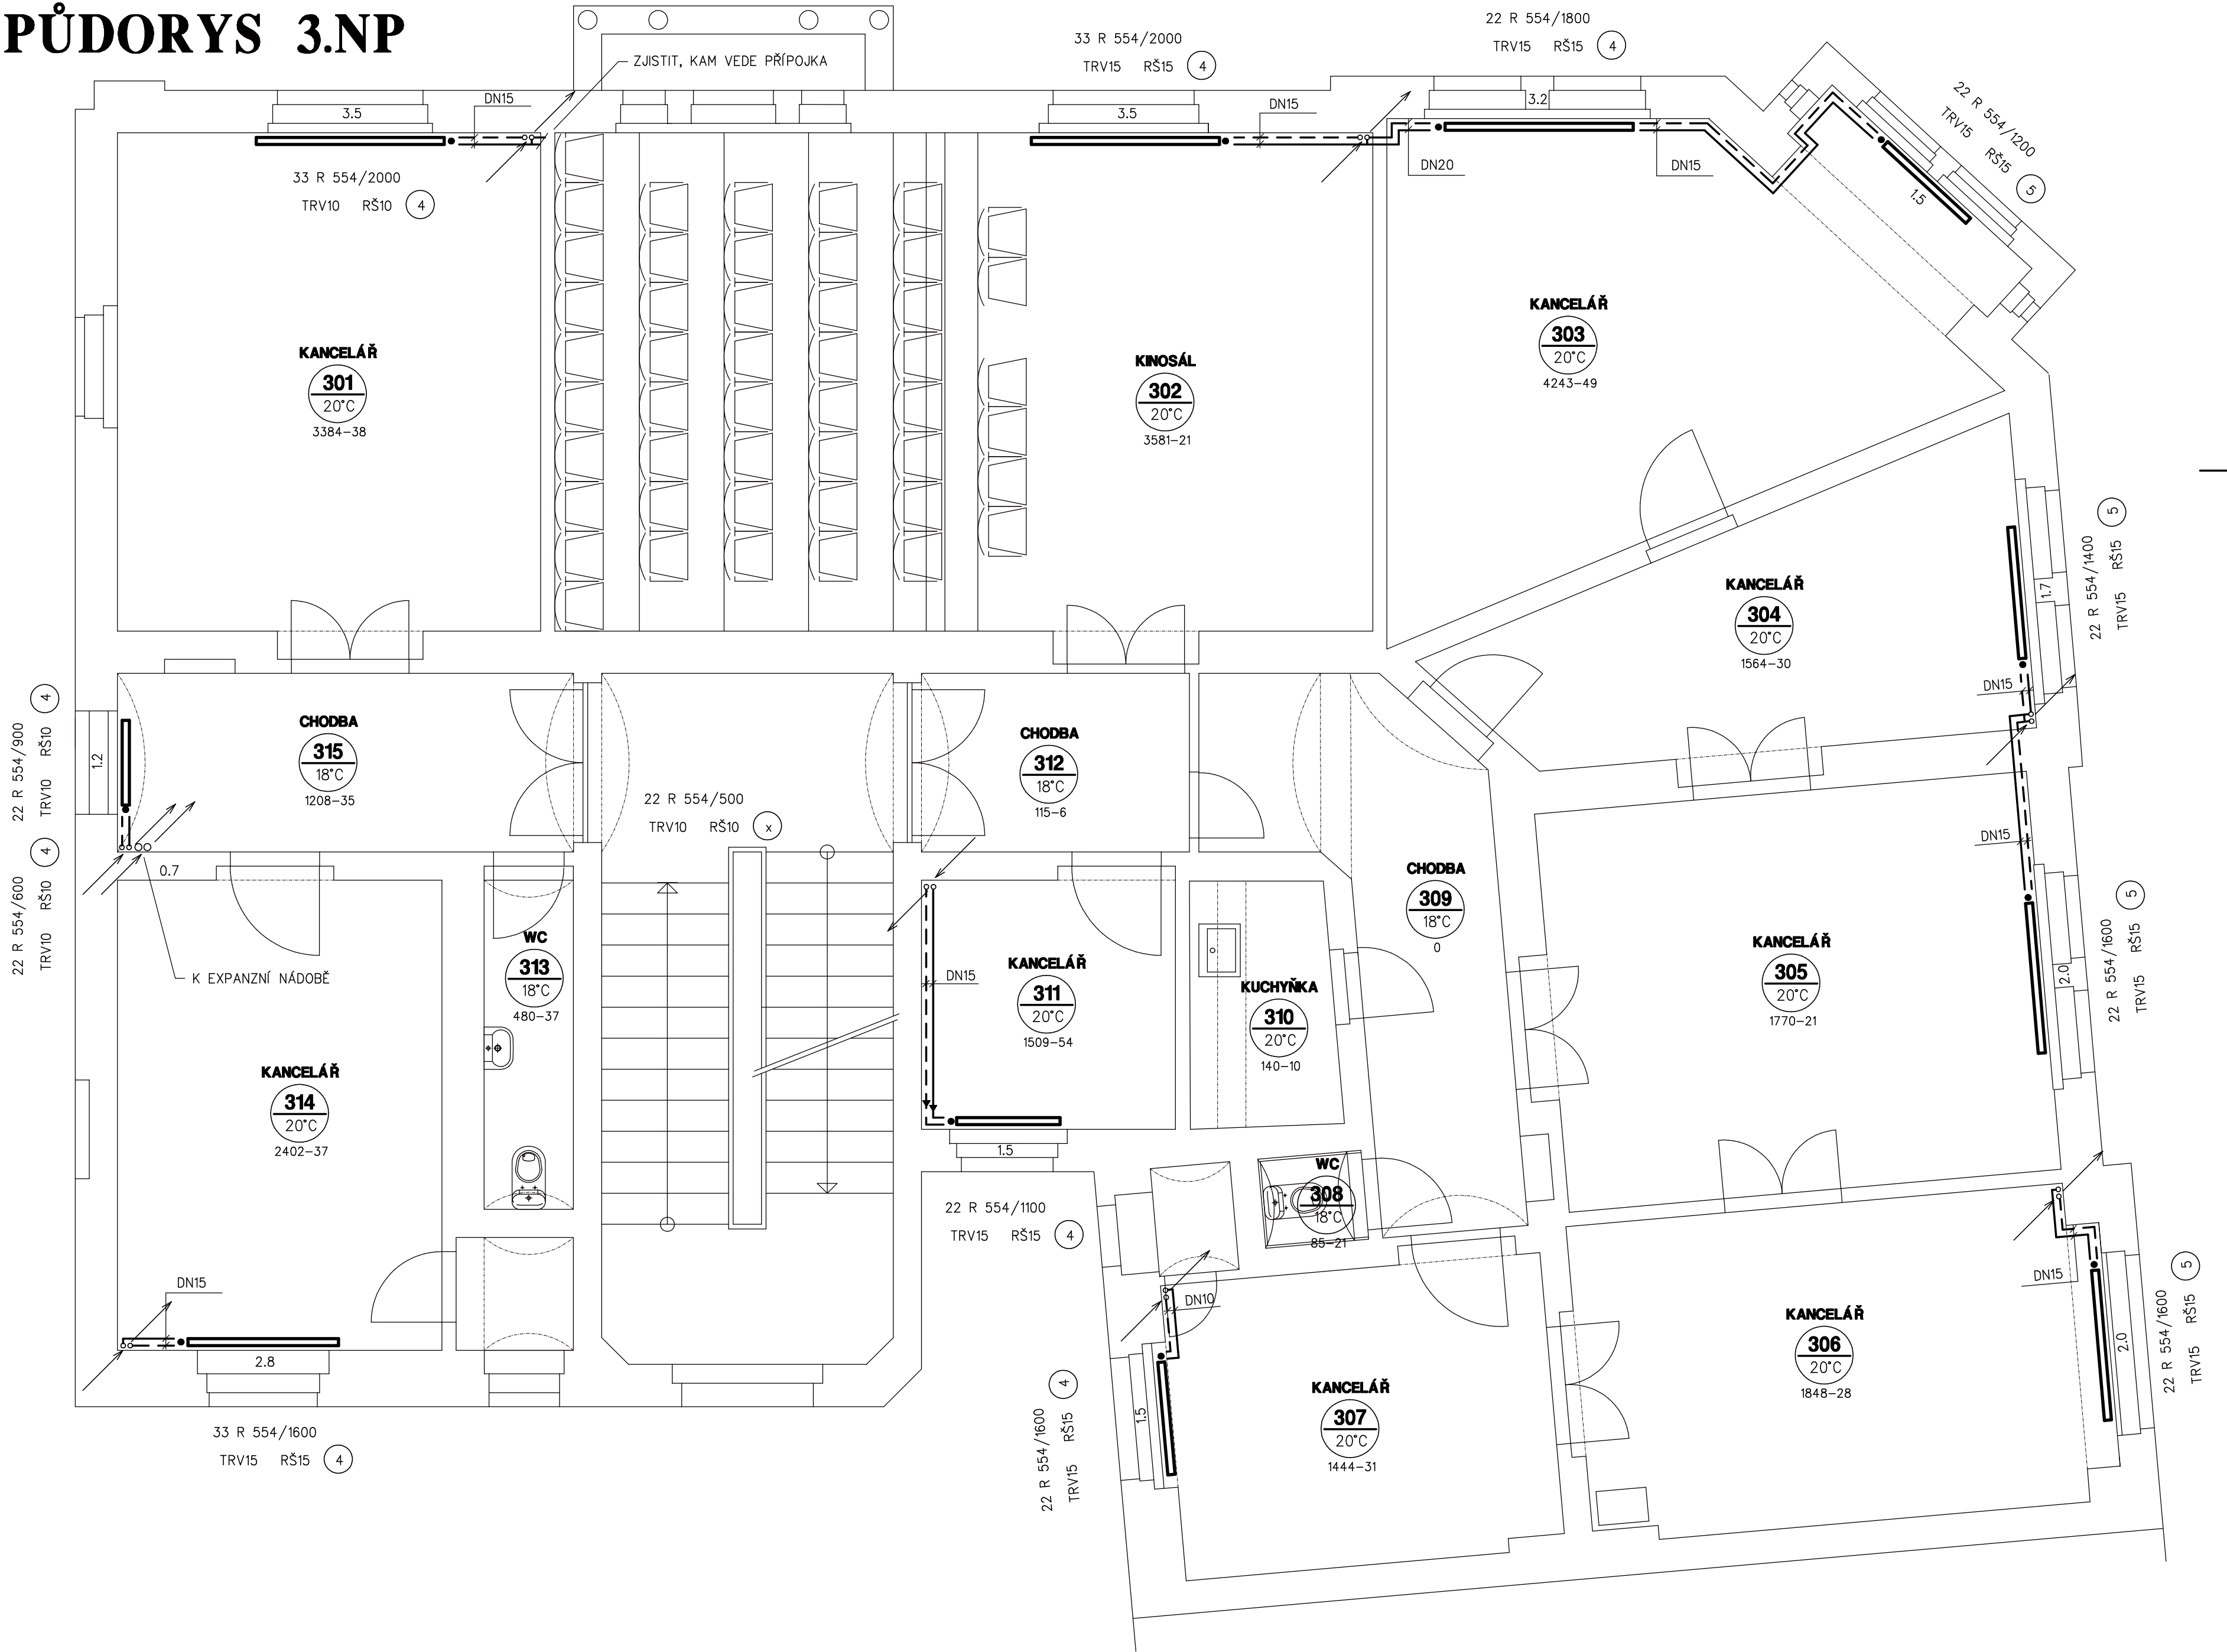

PAVEL KOPP projektant v oboru vytápění Palackého 1652/16, 412 01 Litoměřice OBJEDNATEL MĚSTSKÉ SLUŽBY ÚSTÍ N/L PANSKÁ 1700/23 ÚSTÍ N/L	AKCE OBYTNÝ DŮM PROKOPA DIVIŠE 1605/5 ÚSTÍ NAD LABEM PROFESE TECHNIKA PROSTŘEDÍ STAVEB VYTÁPĚNÍ PŮDORYS 3.NP	PD AUTORIZOVAL JAN BRÍZA VYPRACOVAL PAVEL KOPP	
		MĚŘÍTKO 1:50 DATUM 01/2016	ÚČEL DPS ČÁST D.14. Č. V. V4