
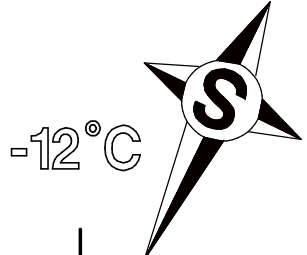


PŮDORYS 4.NP

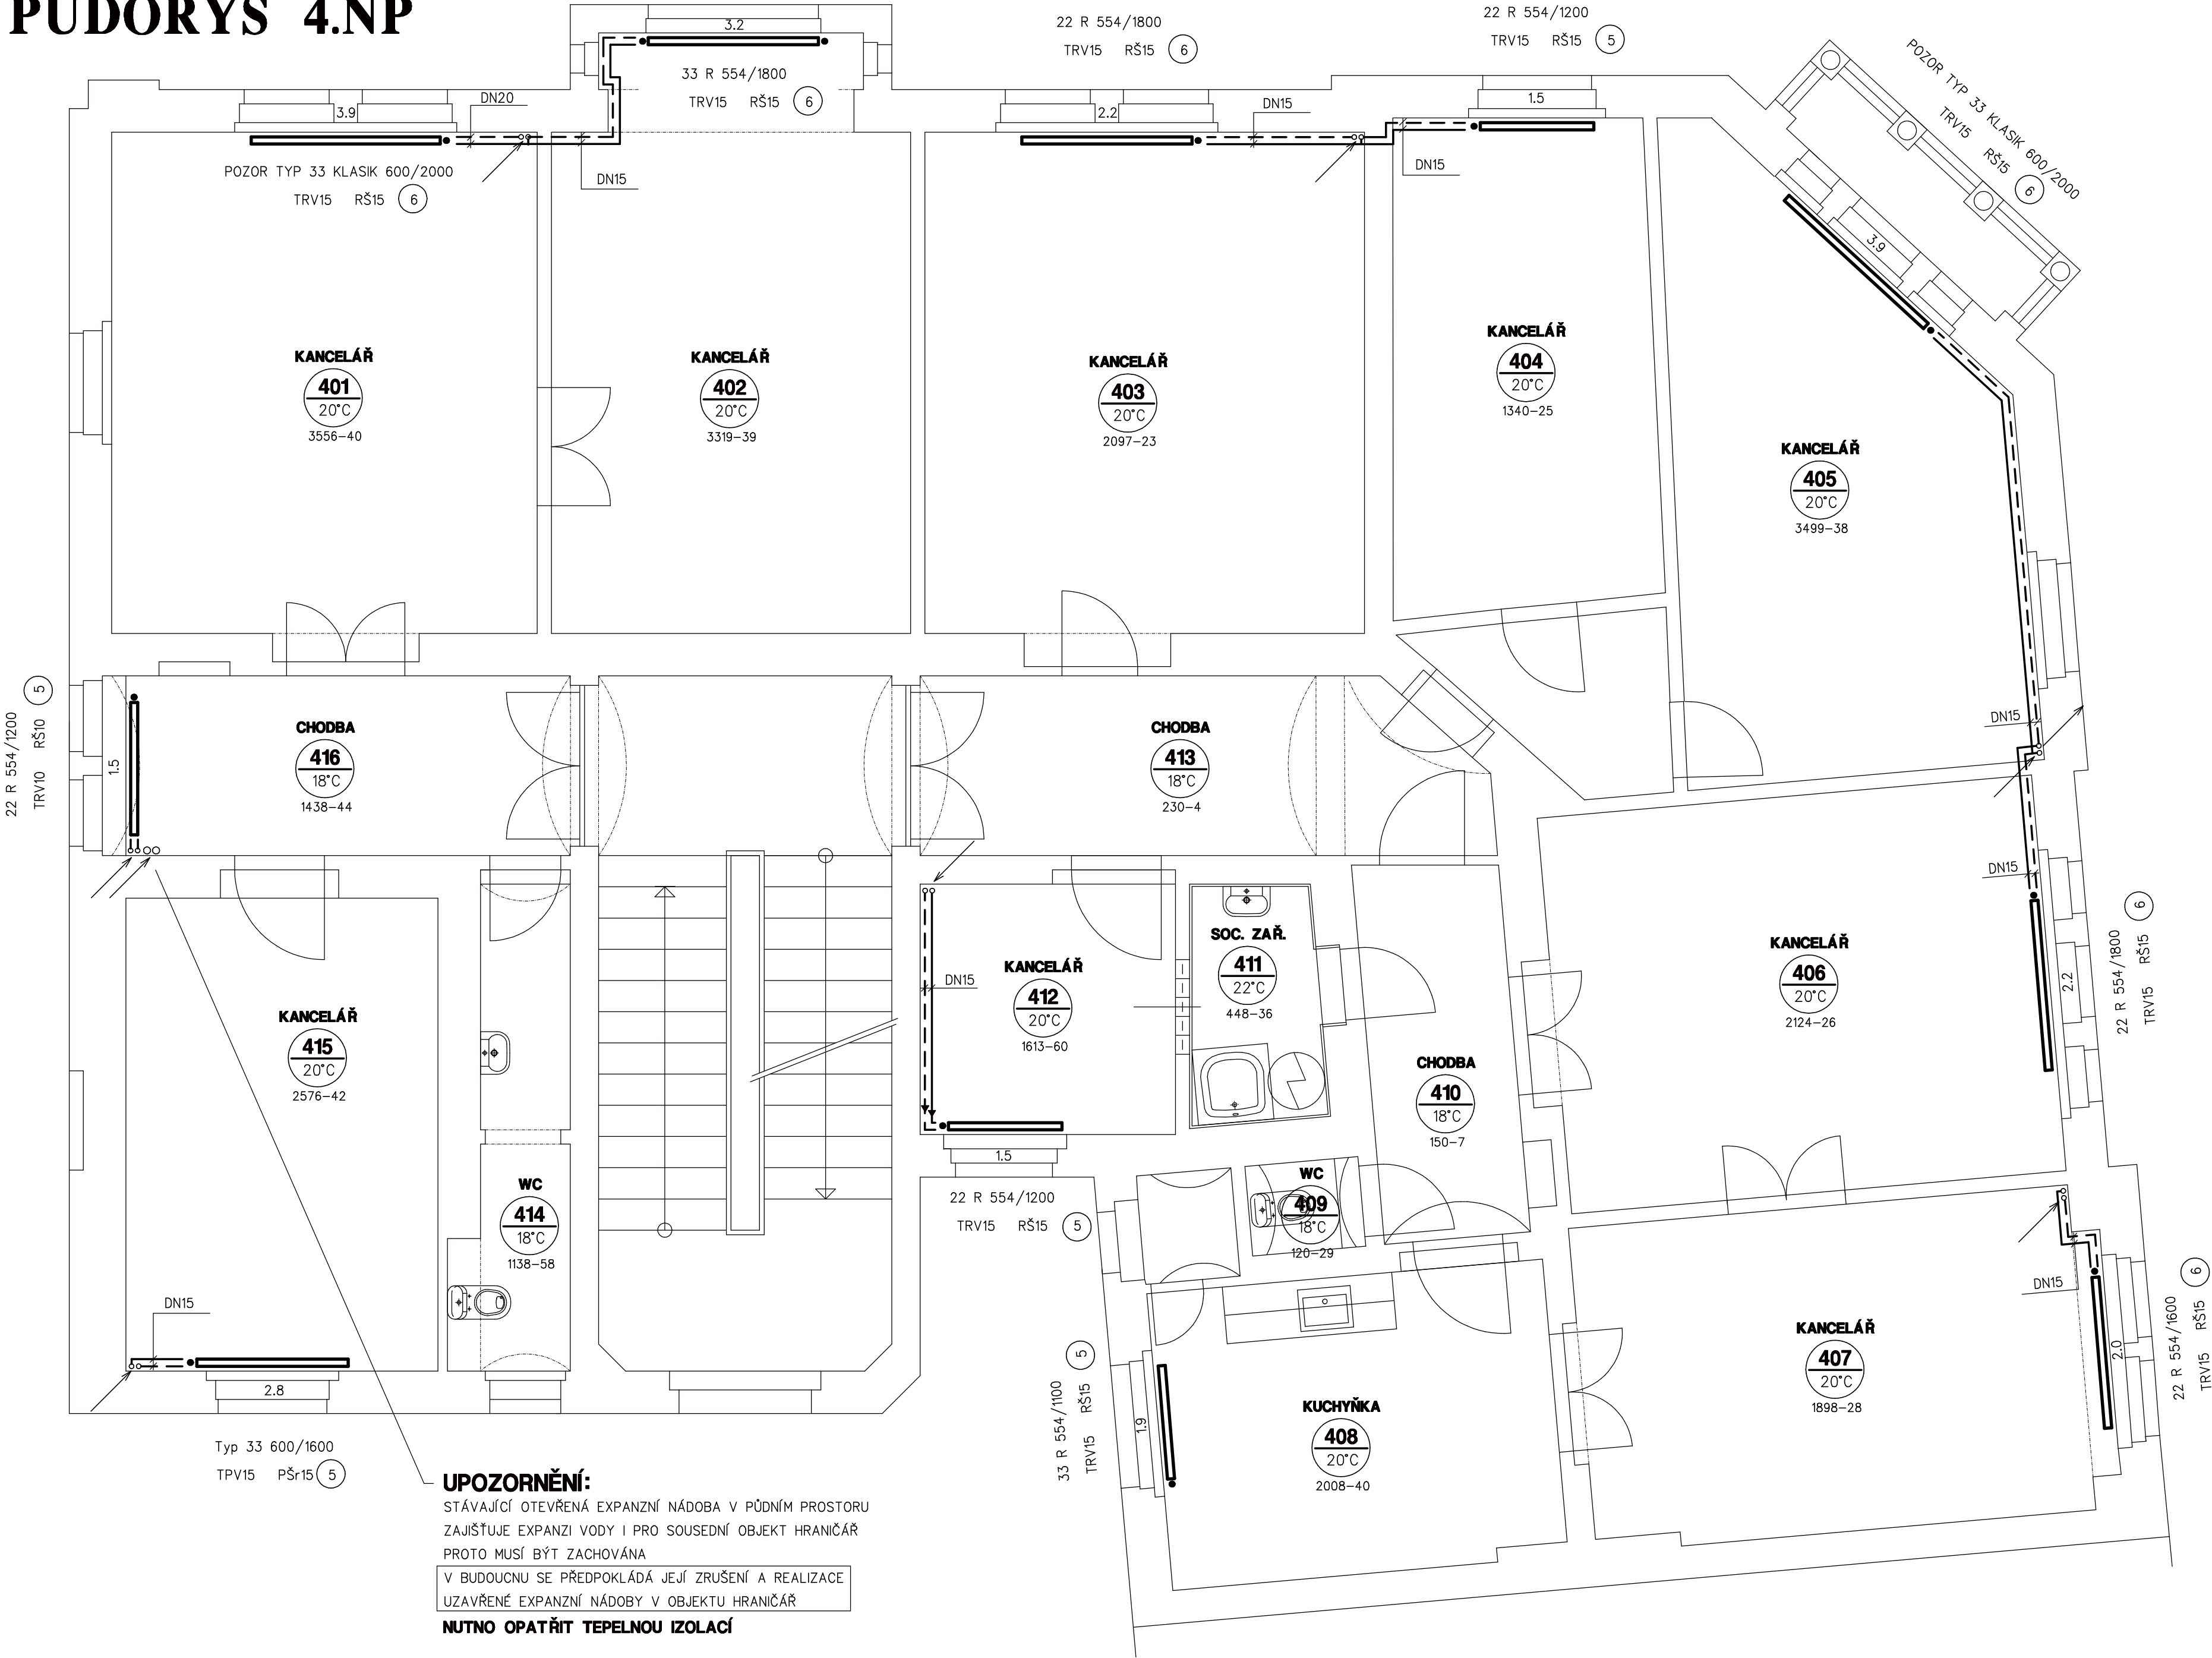

PAVEL KOPP projektant v oboru vytápění Palackého 1652/16, 412 01 Litoměřice OBJEDNATEL MĚSTSKÉ SLUŽBY ÚSTÍ N/L PANSKÁ 1700/23 ÚSTÍ N/L	AKCE OBYTNÝ DŮM PROKOPA DIVÍŠE 1605/5 ÚSTÍ NAD LABEM	PD AUTORIZOVAL JAN BRÍZA	
		VYPRACOVAL PAVEL KOPP	
PROFESE TECHNIKA PROSTŘEDÍ STAVEB VYTÁPĚNÍ PŮDORYS 4.NP	MĚŘÍTKO 1:50	ÚČEL DPS	Č. V. V5
		DATUM 01/2016	ČÁST D.14.