


LEGENDA MÍSTNOSTÍ – PŮVODNÍ NÁVRH

Č.M.	ÚČEL MÍSTNOSTI
1.01	HALA
1.02	SKLAD
1.03	SKLAD NÁŘADÍ
1.04	–
1.05a	ŠATNA
1.05b	PŘEDSÍŇ
1.05c	WC KABINA
1.06	SPRÁVA HRBITOVA

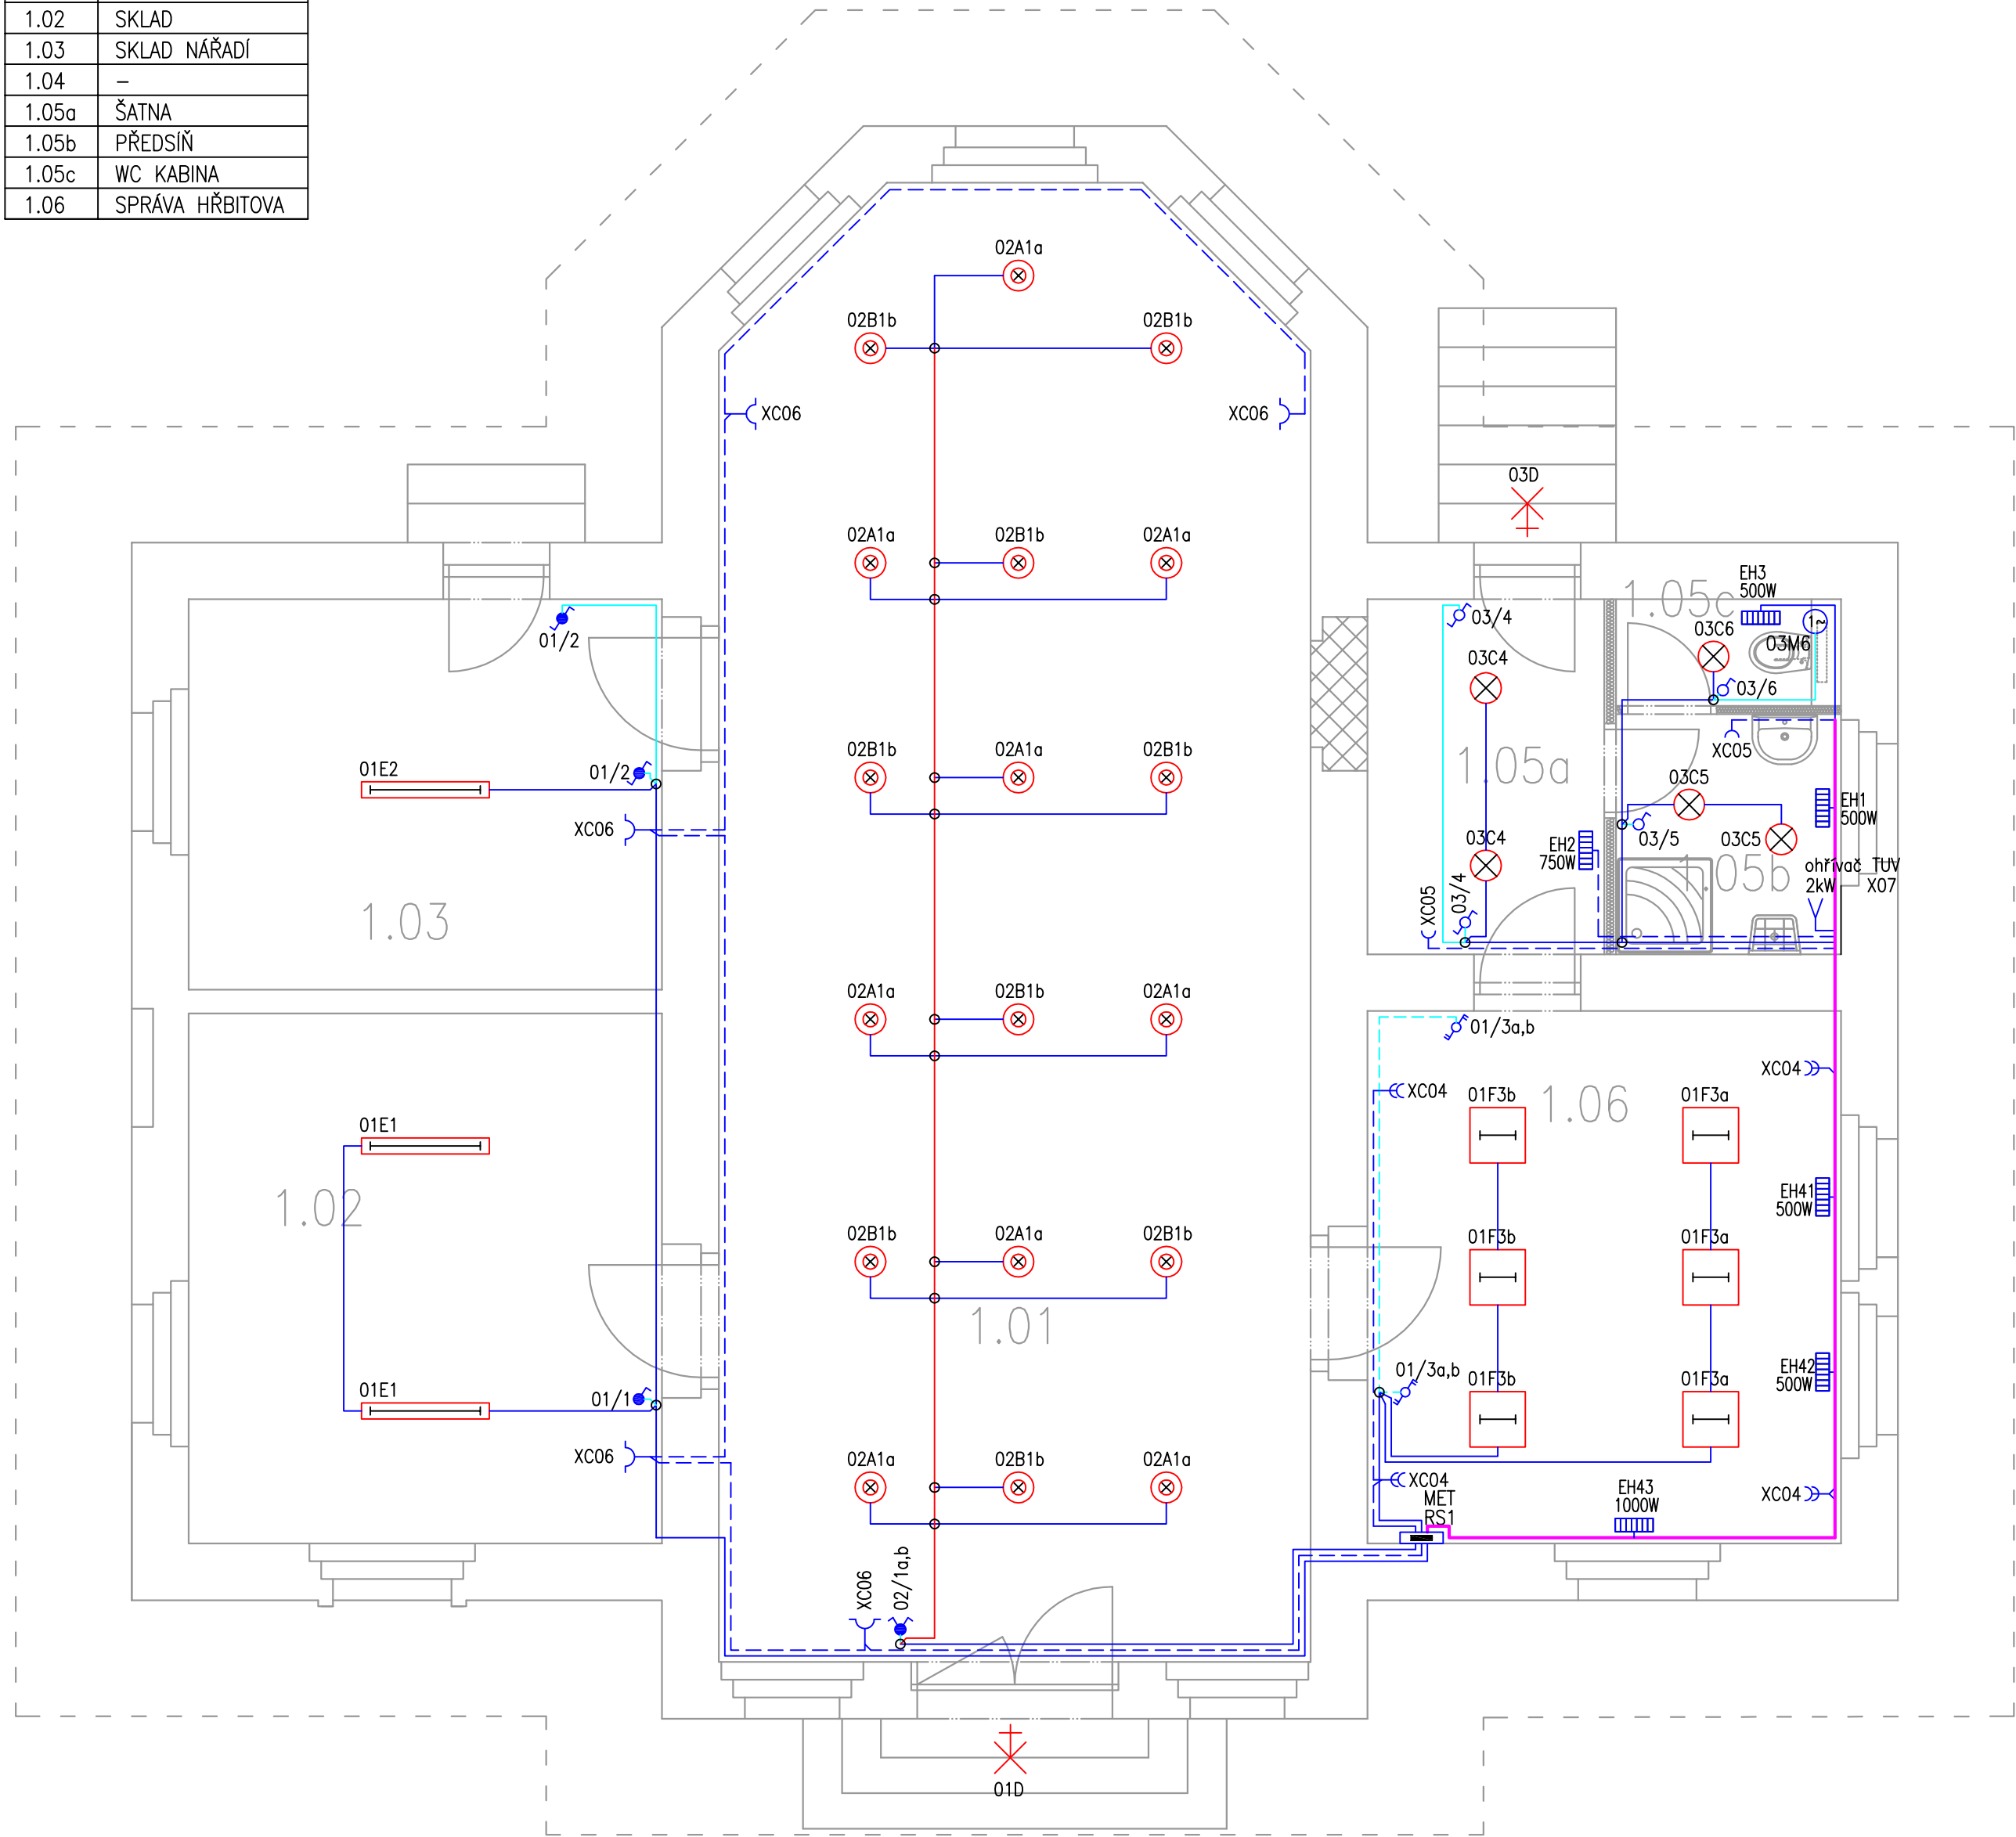



LEGENDA ZNAČEK – SILNOPROUD:

- XC ➤ zásuvka jednonásobná ~230V/16A v jednorámečku
XC ➤ zásuvka jednonásobná ~230V/16A ve dvojrámečku
XC ➤ zásuvka jednonásobná ~230V/16A s víčkem (krytí IP44)
♂ vypínač jednopólový řazení 1
♀ vypínač sériový řazení 5
♂ přepínač střídaný řazení 6
♀ přepínač střídaný dvojitý řazení 6+6
♂ vypínač sériový řazení 5 IP44
♀ vypínač jednopólový řazení 1 IP44
♂ přepínač střídaný řazení 6 IP44
RS1 [] hlavní rozvaděč objektu
MET [] hlavní uzemňovací svorka
X ➤ vývod dle popisu
M (1~) odtahový ventilátor s doběhem
o krabicová rozvodka
RS1 [] elektrický přímotop, nástěnný s termostatem, zapojit do krabice
[] kabelová trasa – více kabelů v trase, včetně rozbočovacích krabic
[] kabelová trasa – zásuvkové okruhy – jeden kabel v trase, pod omítkou
[] kabelová trasa – světelné okruhy – CYKY–J 3x1,5
[] kabelová trasa – světelné okruhy – CYKY–O 3x1,5
[] kabelová trasa – světelné okruhy – CYKY–O 7x1,5
[] kabelová trasa – světelné okruhy – CYKY–J 5x1,5

LEGENDA SVÍTIDEL:

- ⊗ A – svítidlo zavěšené LUCIS MAIA 80x300, výška 5 m, LED zdroj
⊗ B – svítidlo zavěšené LUCIS MAIA 80x500, výška 5 m, LED zdroj
⊗ C – svítidlo přisazené kruhové LED 27W/2930lm, IP54
⊗ D – svítidlo nástěnné venkovní LED, s čidlem pohybu, krytí min. IP44
[] E – svítidlo LED přisazené 35W/4300lm, IP54
[] F – svítidlo LED 33W/4340lm vestavěné do rastr. podhledu 600x600

ZNAČENÍ:

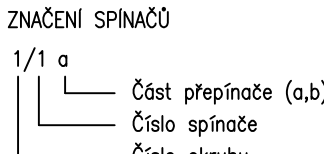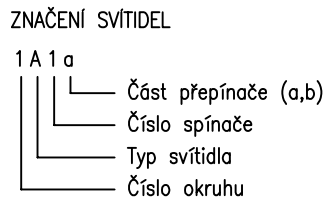

NAPĚŤOVÁ SOUSTAVA: 3NPE ~50Hz,400/230V TN–C–S
OCHRANA PŘED ÚRAZEM ELEKTRICKÝM PROUDEM:
AUTOMATICKÝM ODPOJENÍM OD ZDROJE, POSPOJOVÁNÍM
A PROUDOVÝM CHRÁNIČEM DLE ČSN 33 2000–4–41 ed.2

Revize: 0

Elektro Bohuněk		ČKAIT 0402248
Bc. Pavel Bohuněk, Neštěmická 27, 400 07 Ústí n.L.		IČO: 02229366
Vypracoval:	Bc. Pavel Bohuněk	DraftSight V1R5
Kontroloval:	Patrik Schöf	Formát: Výkres A2
		Stupeň: DPS
Investor: Městské služby Ústí nad Labem		Datum: 10/2017
Panská 1700/23, 400 01 Ústí nad Labem		Měřítko: 1:50
Akce: Objekt kaple (bývalá márnice) na pohřebišti v Krásném Březně VNITŘNÍ ELEKTROINSTALACE		Zak.č.: P17055
Místo: pozemková parcela č. 897/2 k. ú. Krásné Březno [775266]	Výkres č.: 3.01	
Část: D 1.4 d) Zařízení silnoproudé elektrotechniky a hromosvod		
Název: ELEKTROINSTALACE – situační schéma		